

シンボル凡例		
記号	名称	備考
⊙	シーリングライト	
⊗	ダウンライト	
○	ブケット	
●	コンセント	
● ₃	3ロコンセント	
● _E	アース付コンセント	
● _{EWP}	屋外防水アース付コンセント	
● _{直結}	直結電源	
● _A	エアコン用コンセント	
● _R	電子レンジ用コンセント	
●	スイッチ	
● ₃	3路スイッチ	
● _H	ホタルスイッチ	
● _{オクレ}	オクレスイッチ	
● _{3H}	3路ホタルスイッチ	
○ _{PULL}	プルスイッチ	
⊕	煙感知器	
⊕ _熱	熱感知器	
⊕	電話用アウトレット	
LAN	LAN用アウトレット	
TV	TV用アウトレット	
⊕	インターホン	
⊕	コントロールボックス	
⊕	分電盤	
⊕	換気扇	
○	フゴ	

配線凡例		
記号	電線	備考
— _{2.6} —	WF2.6-3	アース線入り
— _{2.0} —	WF2.0-3	アース線入り
— _{2.0} —	WF2.0-2	
— _{1.6} —	WF1.6-3	
— _{1.6} —	WF1.6-3	アース線入り
— _{1.6} —	WF1.6-2	
— _{1.6} —	WF1.6-2×2	
—	弱電配線	

1階平面図

TD06018 F07407 UD07413 HH16511
H=750 H=2050 TM3


兵庫県 A 様邸 新築工事

図名 1階 電気設備図

営業 ** No. 0000000
設計 ** 図面番号 00 縮尺 NOSCALE 日付

お客様承認印
検印

U03607 TM3 HH07407 TM3 HH07409 TM3 F07409 TM3 HH07409 TM3

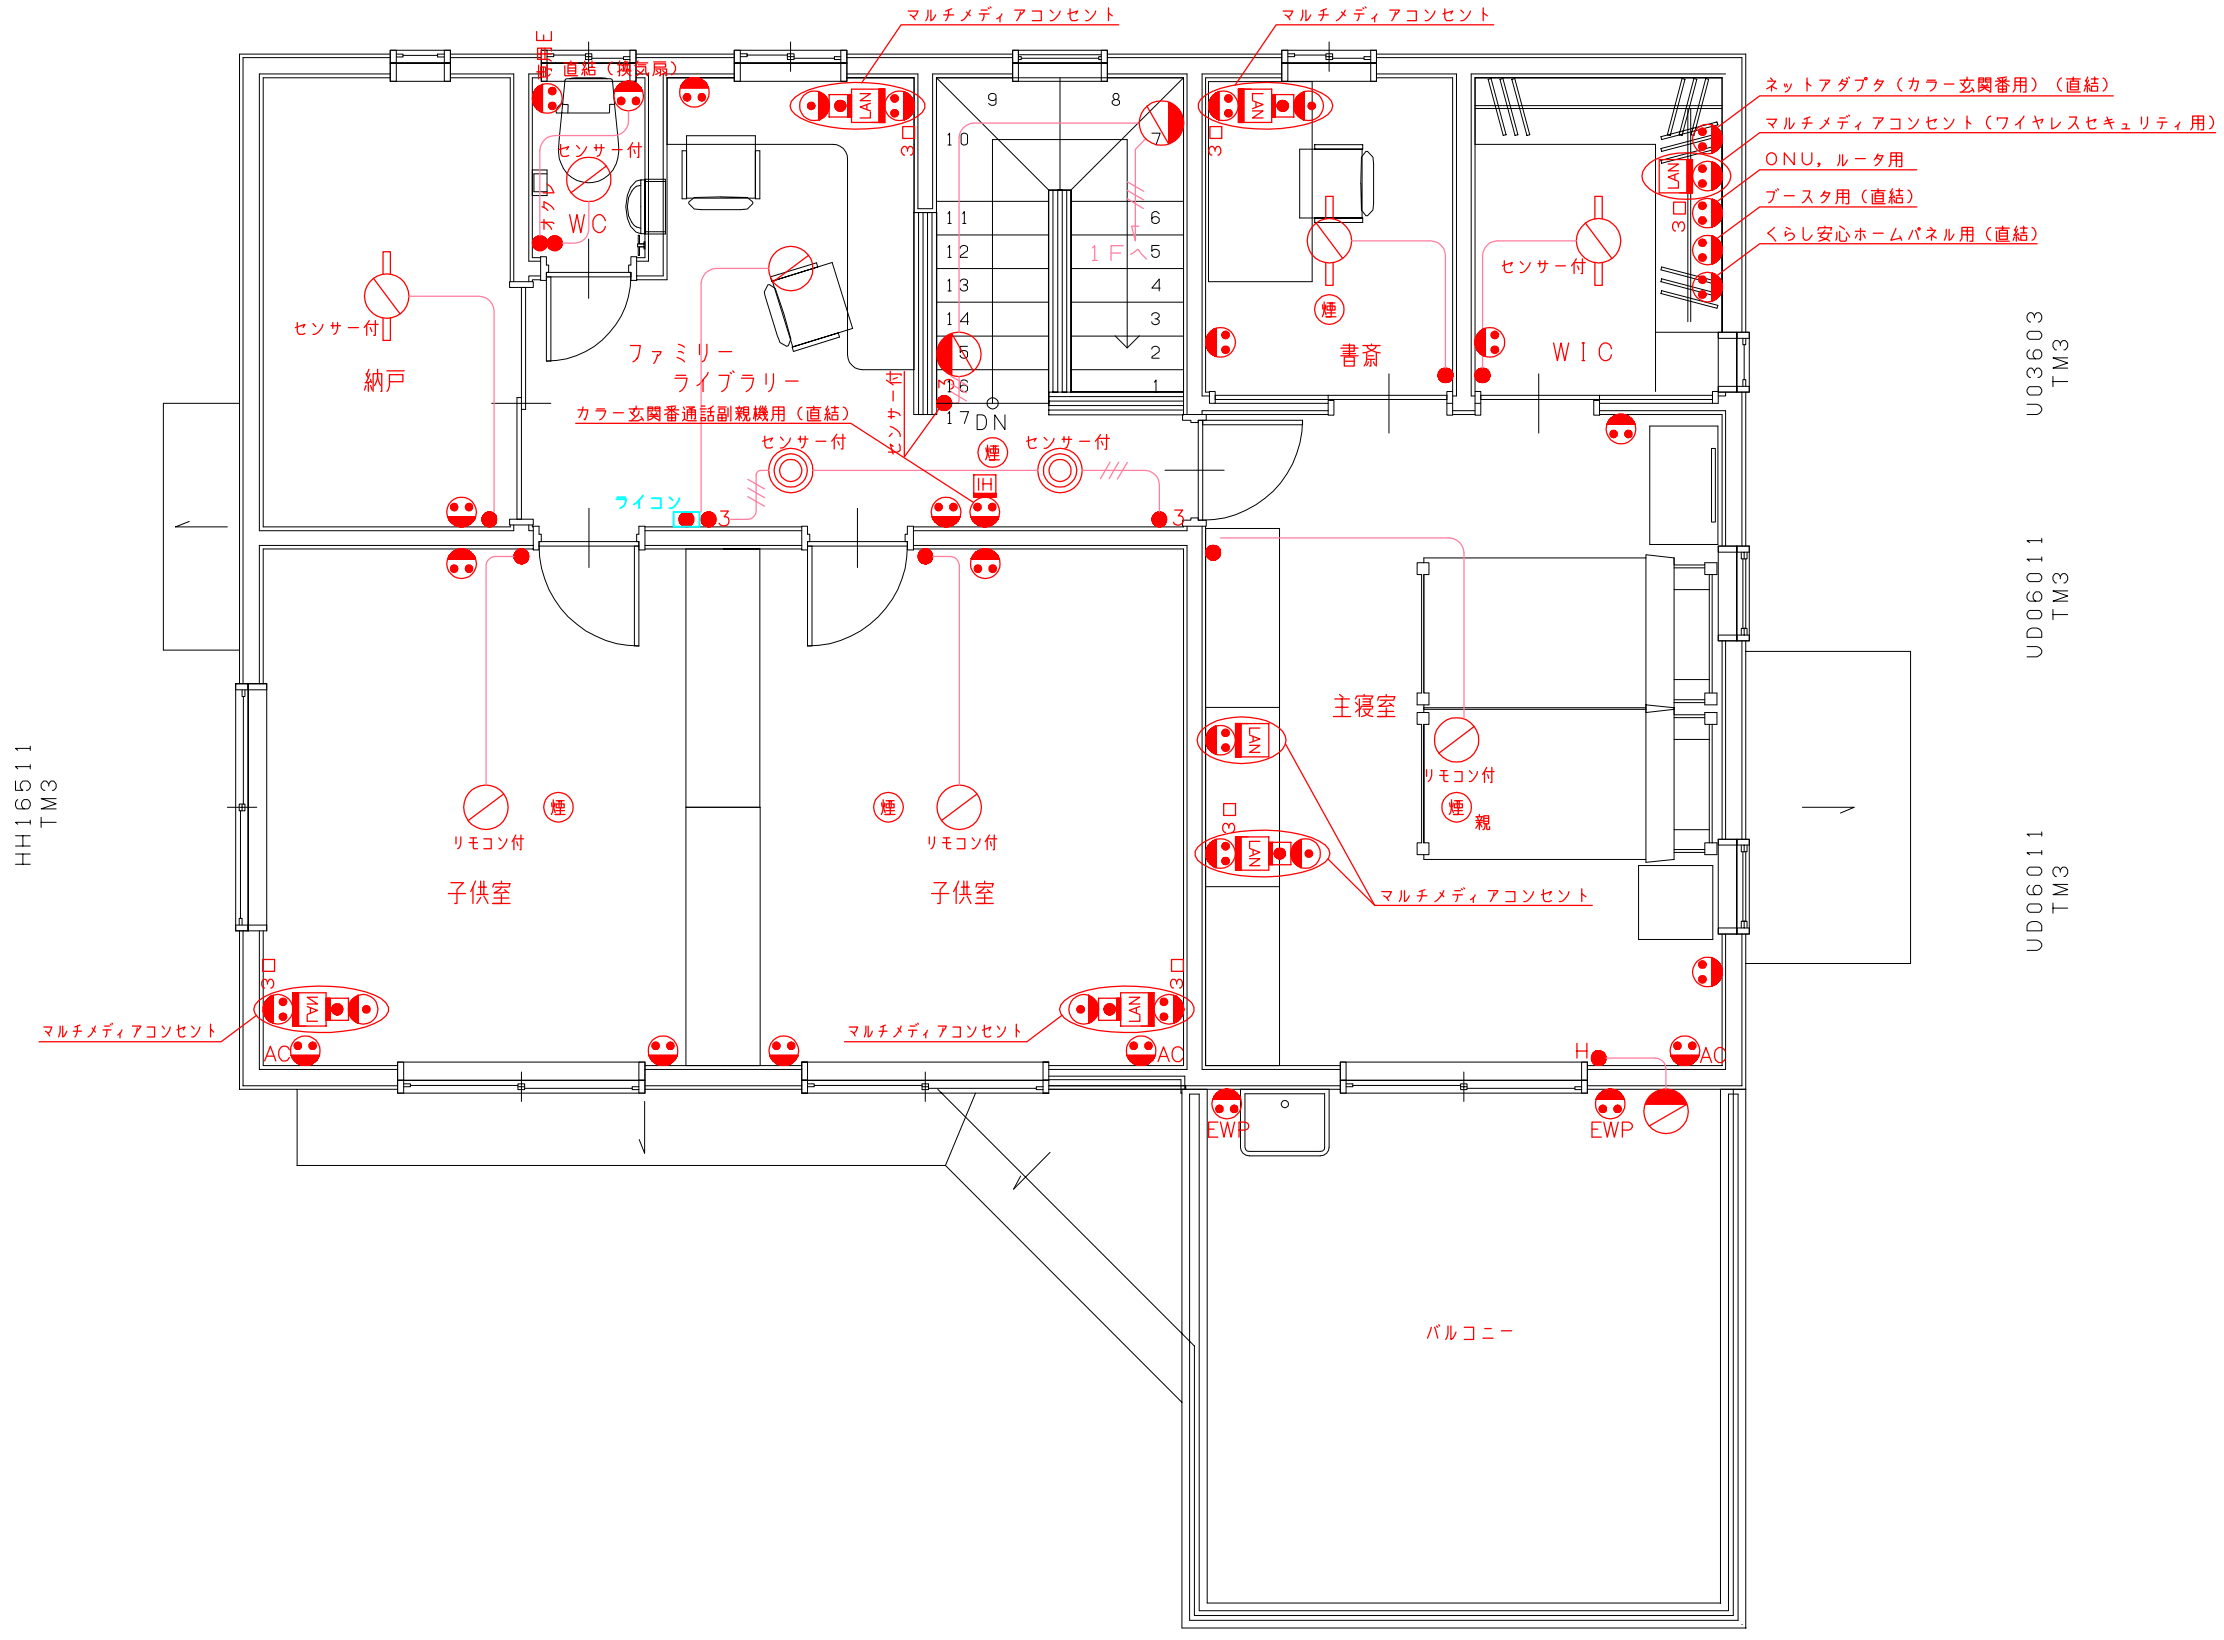


シンボル凡例		
記号	名称	備考
○	シーリングライト	
◎	ダウンライト	
◐	ブケット	
●	コンセント	
● ₃	3口コンセント	
● _E	アース付コンセント	
● _{EWP}	屋外防水アース付コンセント	
● _{直結}	直結電源	
● _A	エアコン用コンセント	
● _R	電子レンジ用コンセント	
●	スイッチ	
● ₃	3路スイッチ	
● _H	ホタルスイッチ	
● _{オクレ}	オクレスイッチ	
● _{3H}	3路ホタルスイッチ	
● _{PULL}	プルスイッチ	
●	煙感知器	
●	熱感知器	
●	電話用アウトレット	
LAN	LAN用アウトレット	
TV	TV用アウトレット	
IN	インターホン	
CB	コントロールボックス	
分	分電盤	
扇	換気扇	
フ	フタ	

配線凡例		
記号	電線	備考
WF2.6-3	WF2.6-3	アース線入り
WF2.0-3	WF2.0-3	アース線入り
WF2.0-2	WF2.0-2	
WF1.6-3	WF1.6-3	
WF1.6-3	WF1.6-3	アース線入り
WF1.6-2	WF1.6-2	
WF1.6-2x2	WF1.6-2x2	
弱電配線	弱電配線	

2階平面図

HH16511 TM3 HH16511 TM3 HH16518 TM3

お客様承認印
検印

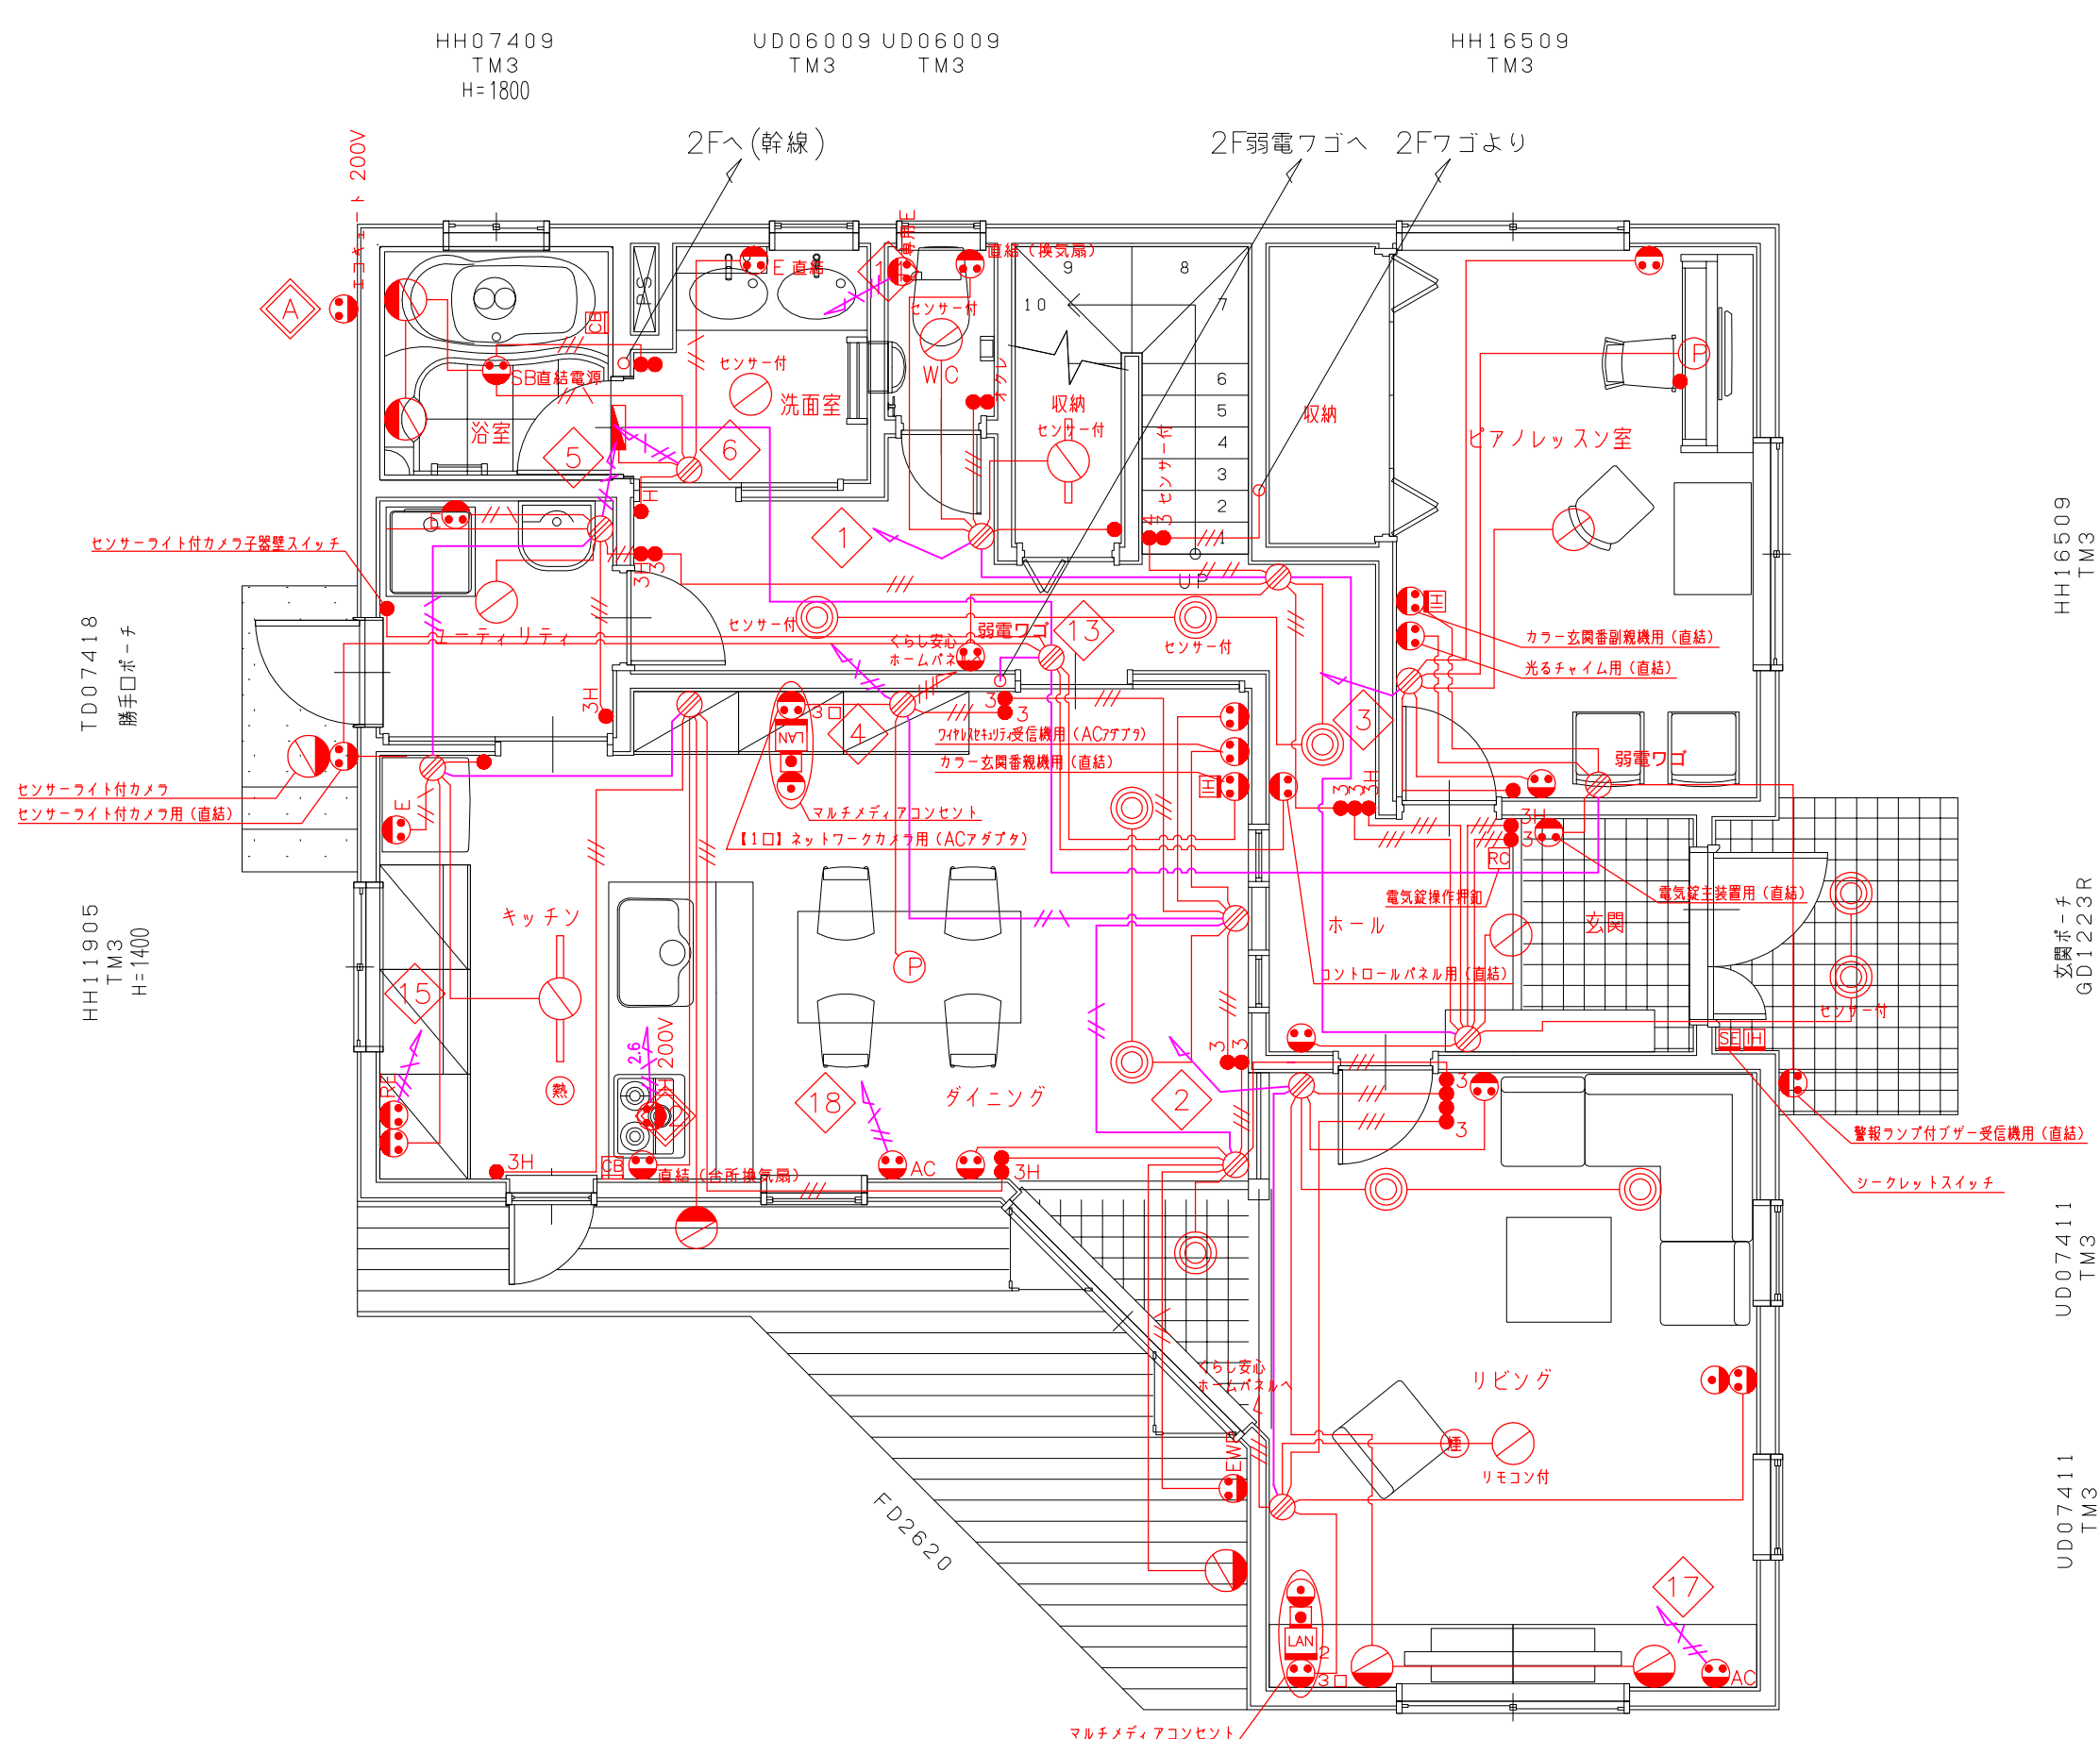

シンボル凡例		
記号	名称	備考
○	シーリングライト	
◎	ダウンライト	
○	ブケット	
●	コンセント	
● ₃	3ロコンセント	
● _E	アース付コンセント	
● _{EWP}	屋外防水アース付コンセント	
● _{直結}	直結電源	
● _A	エアコン用コンセント	
● _R	電子レンジ用コンセント	
●	スイッチ	
● ₃	3路スイッチ	
● _H	ホタルスイッチ	
● _{オクレ}	オクレスイッチ	
● _{3H}	3路ホタルスイッチ	
○ _{PULL}	プルスイッチ	
⊕	煙感知器	
⊕	熱感知器	
●	電話用アウトレット	
LAN	LAN用アウトレット	
TV	TV用アウトレット	
⊕	インターホン	
⊕	コントロールボックス	
⊕	分電盤	
⊕	換気扇	
○	フゴ	

配線凡例		
記号	電線	備考
— _{2.6}	WF2.6-3	アース線入り
— _{2.0}	WF2.0-3	アース線入り
— _{2.0}	WF2.0-2	
— _{1.6}	WF1.6-3	
— _{1.6}	WF1.6-3	アース線入り
— _{1.6}	WF1.6-2	
— _{1.6}	WF1.6-2×2	
—	弱電配線	


1階平面図

TD06018 F07407 UD07413 H=750 H=2050 HH16511 TM3

兵庫県 A 様邸 新築工事 図名 1階 電気配線図

営業 ** No. 0000000
 設計 ** 図面番号 00 縮尺 NOSCALE 日付

お客様承認印
 検印

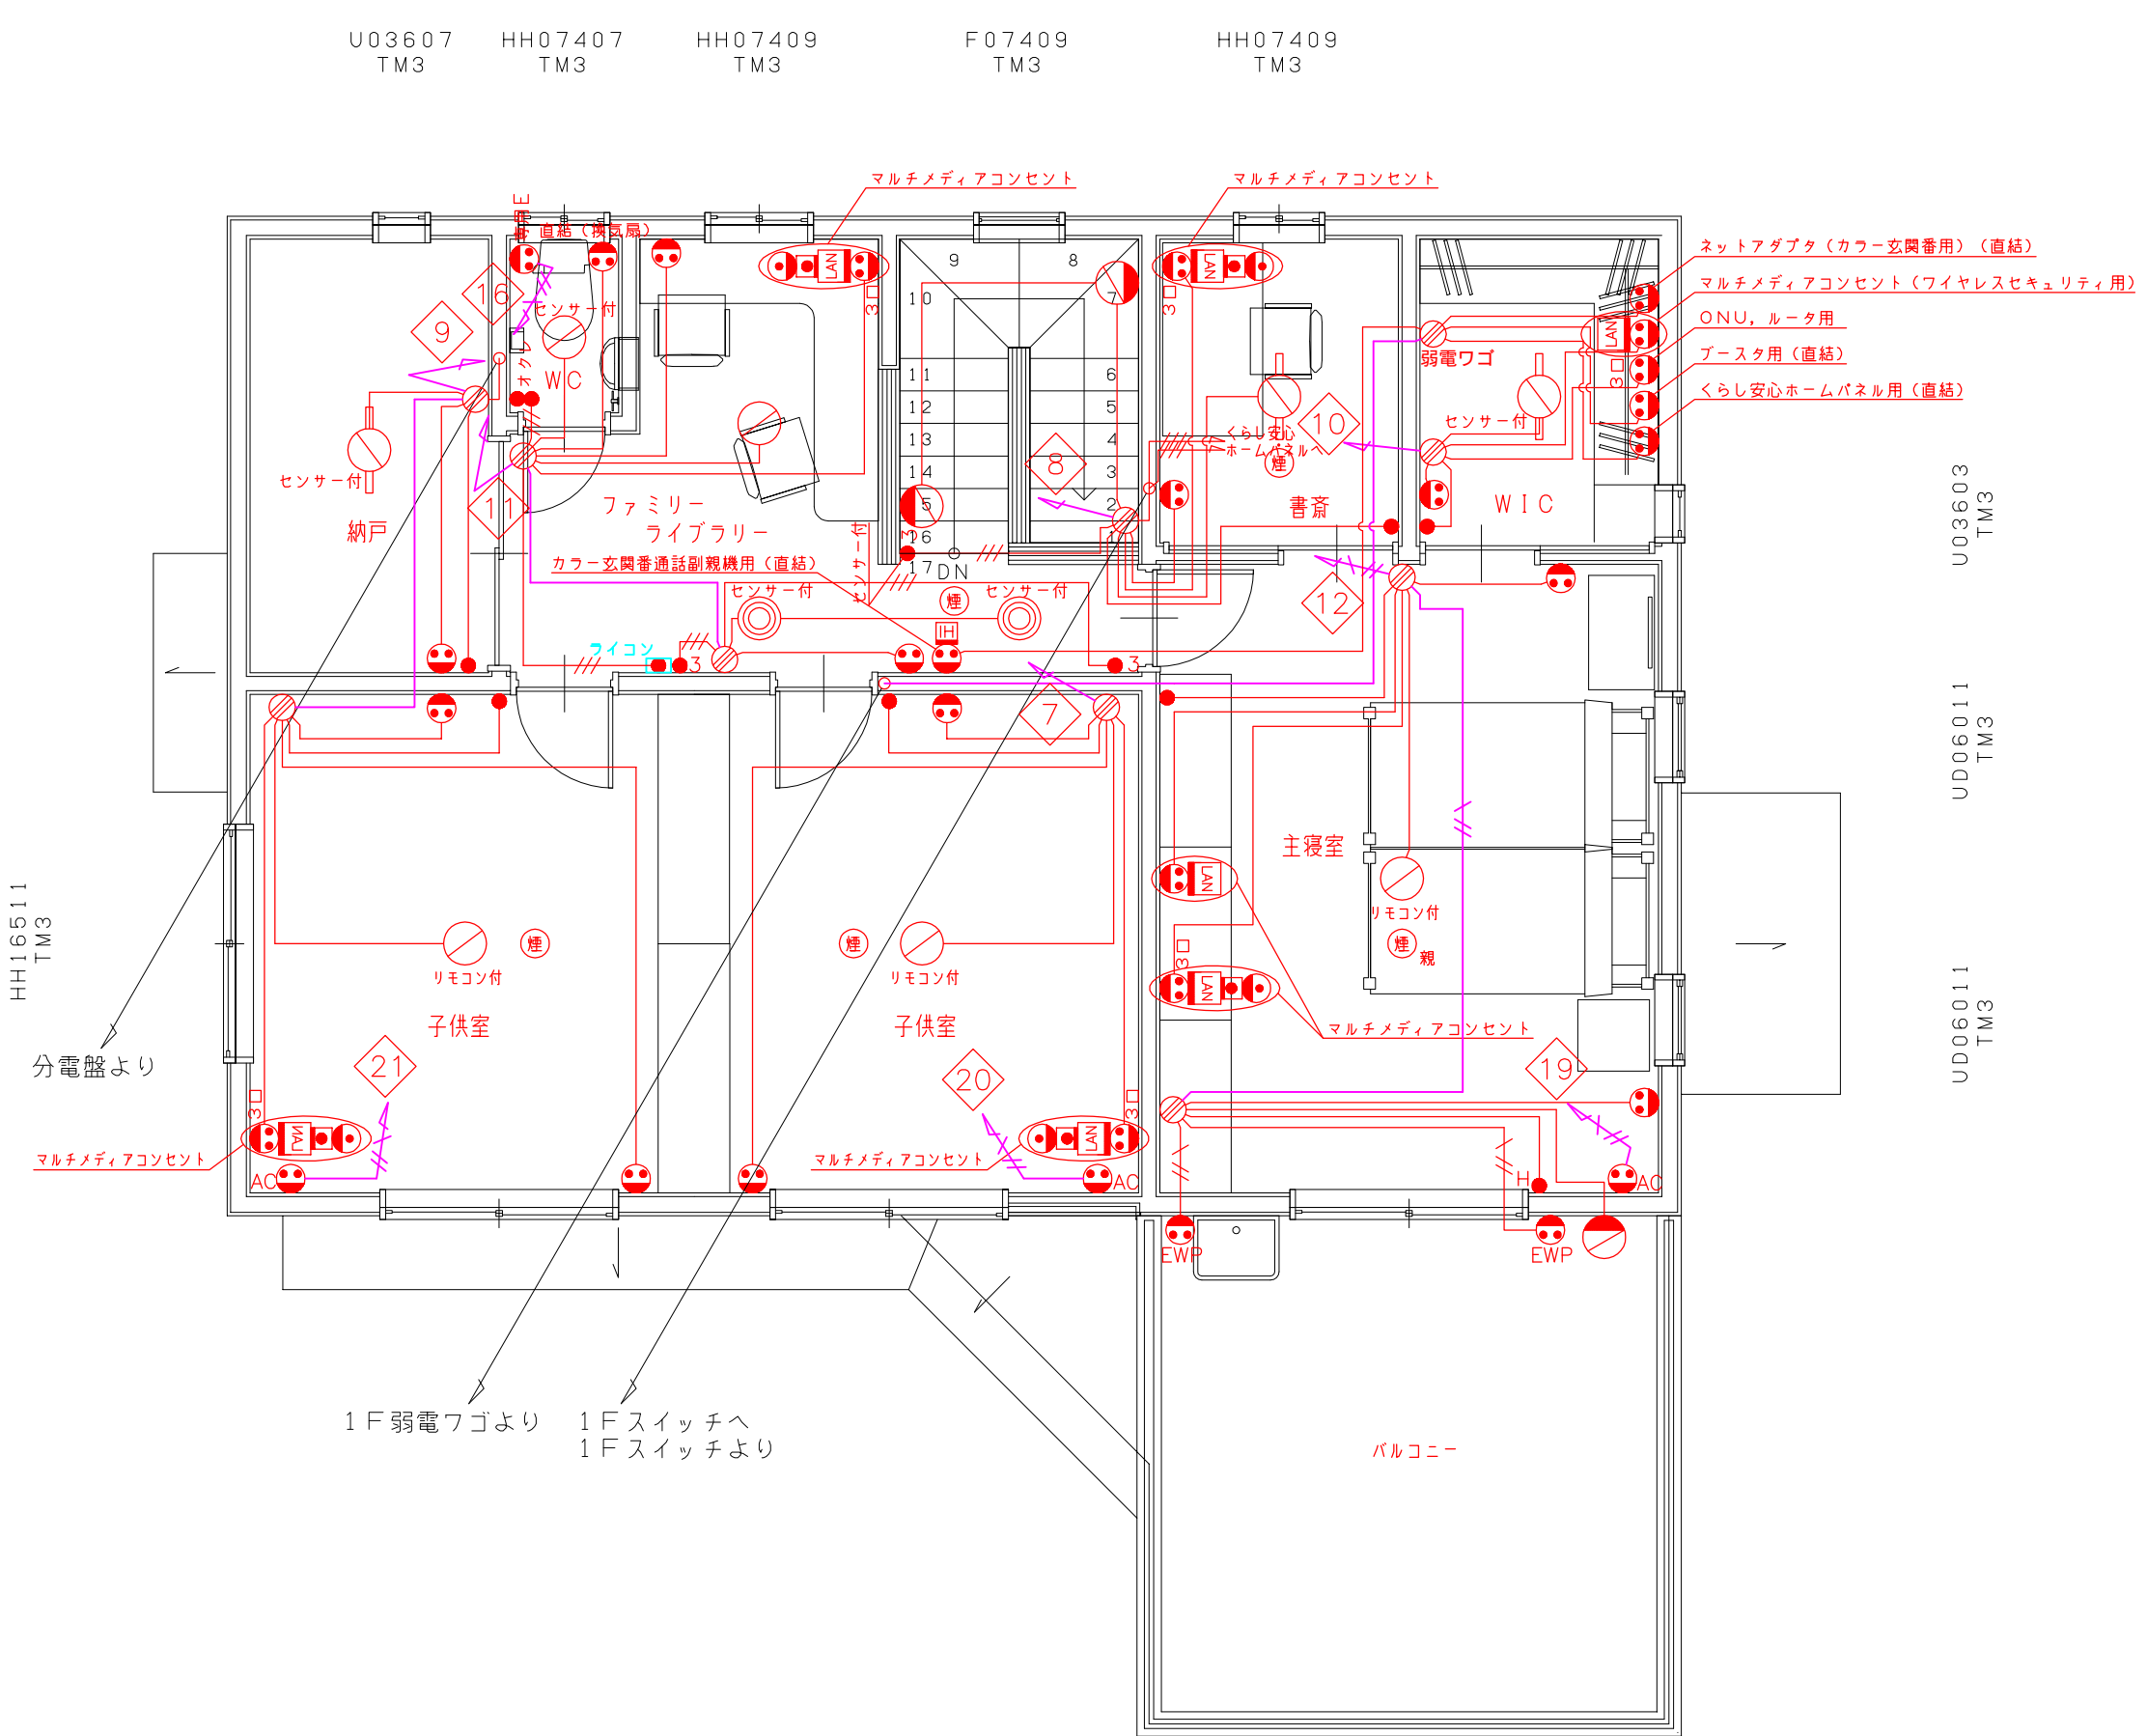

シンボル凡例		
記号	名称	備考
○	シーリングライト	
◎	ダウンライト	
◐	ブケット	
●	コンセント	
● ₃	3口コンセント	
● _E	アース付コンセント	
● _{EWP}	屋外防水アース付コンセント	
● _{直結}	直結電源	
● _A	エアコン用コンセント	
● _R	電子レンジ用コンセント	
●	スイッチ	
● ₃	3路スイッチ	
● _H	ホタルスイッチ	
● _{オクレ}	オクレスイッチ	
● _{3H}	3路ホタルスイッチ	
● _{PULL}	プルスイッチ	
●	煙感知器	
●	熱感知器	
●	電話用アウトレット	
LAN	LAN用アウトレット	
TV	TV用アウトレット	
■	インターホン	
■	コントロールボックス	
■	分電盤	
⊕	換気扇	
○	フゴ	

配線凡例		
記号	電線	備考
WF2.6-3	WF2.6-3	アース線入り
WF2.0-3	WF2.0-3	アース線入り
WF2.0-2	WF2.0-2	
WF1.6-3	WF1.6-3	
WF1.6-3	WF1.6-3	アース線入り
WF1.6-2	WF1.6-2	
WF1.6-2x2	WF1.6-2x2	
弱電配線	弱電配線	

2階平面図

HH16511 TM3

HH16511 TM3

HH16518 TM3


兵庫県 A 様邸 新築工事

図名 2階 電気配線図

営業 ** No. 0000000
 設計 ** 図面番号 00 縮尺 NOSCALE 日付

お客様承認印
 検印

NFB	2P1E20A	2P1E20A	2P1E20A	2P1E20A	2P1E20A	2P1E20A	2P1E20A	2P2E20A	2P2E20A	2P2E20A	2P2E20A
VA	795.0	510.0	840.0	600.0	810.0	795.0	170.0	1300.0	1200.0	1200.0	1200.0

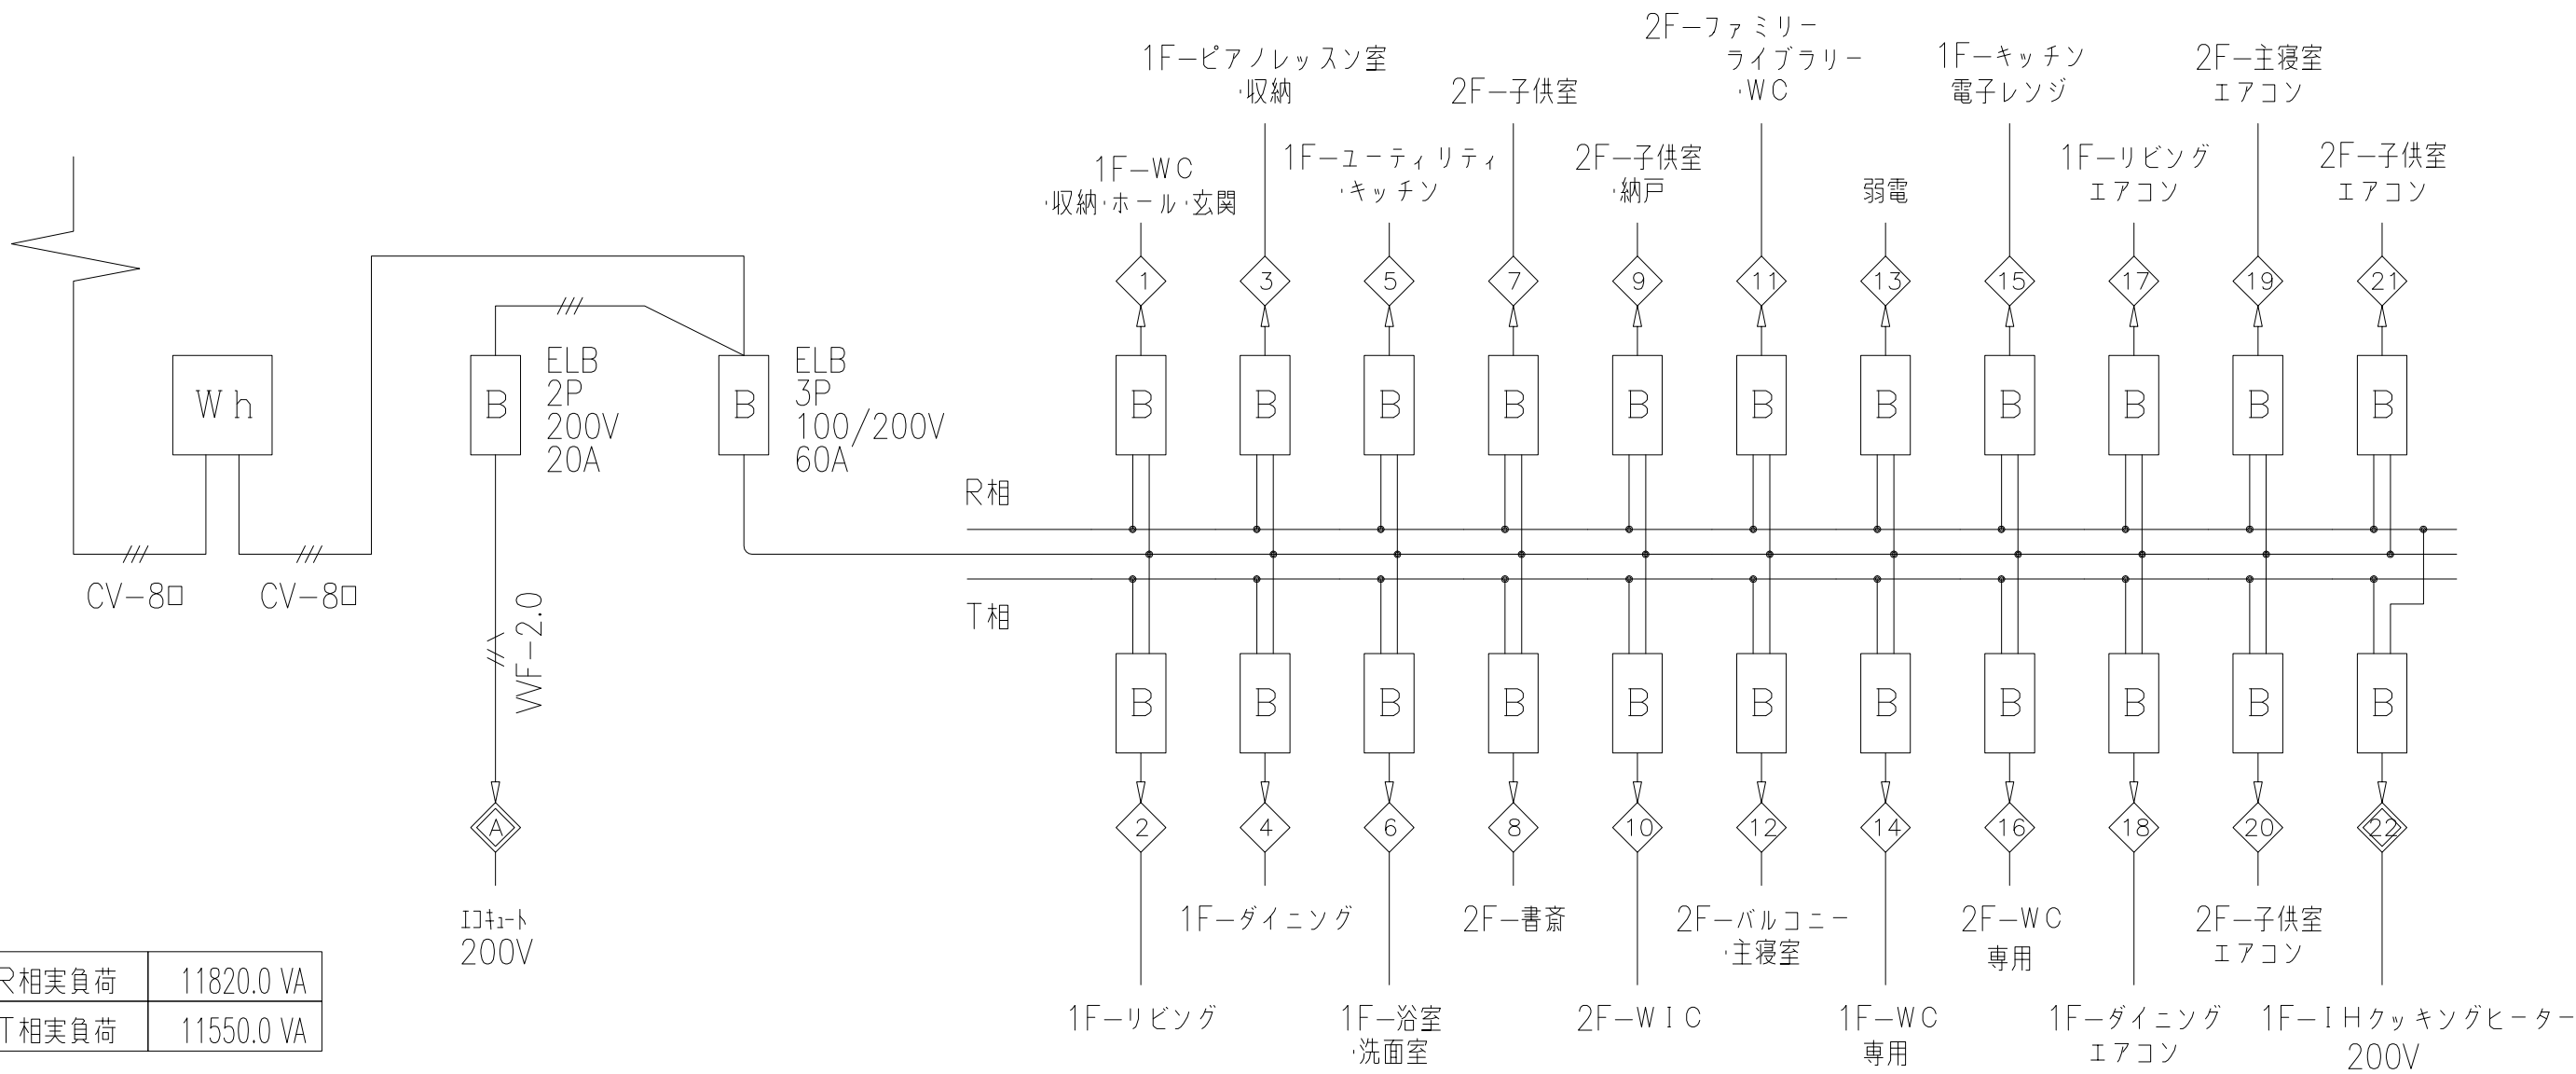

R相実負荷	11820.0 VA
T相実負荷	11550.0 VA
実負荷合計	24910.0 VA

VA	840.0	1050.0	360.0	480.0	510.0	1110.0	1200.0	1200.0	1200.0	1200.0	4800.0
NFB	2P1E20A	2P1E20A	2P1E20A	2P1E20A	2P1E20A	2P1E20A	2P2E20A	2P2E20A	2P2E20A	2P2E20A	2P2E30A

お客様承認印
検印